


PROJETO DE DRENAGEM PLUVIAL URBANA

Escala 1/500

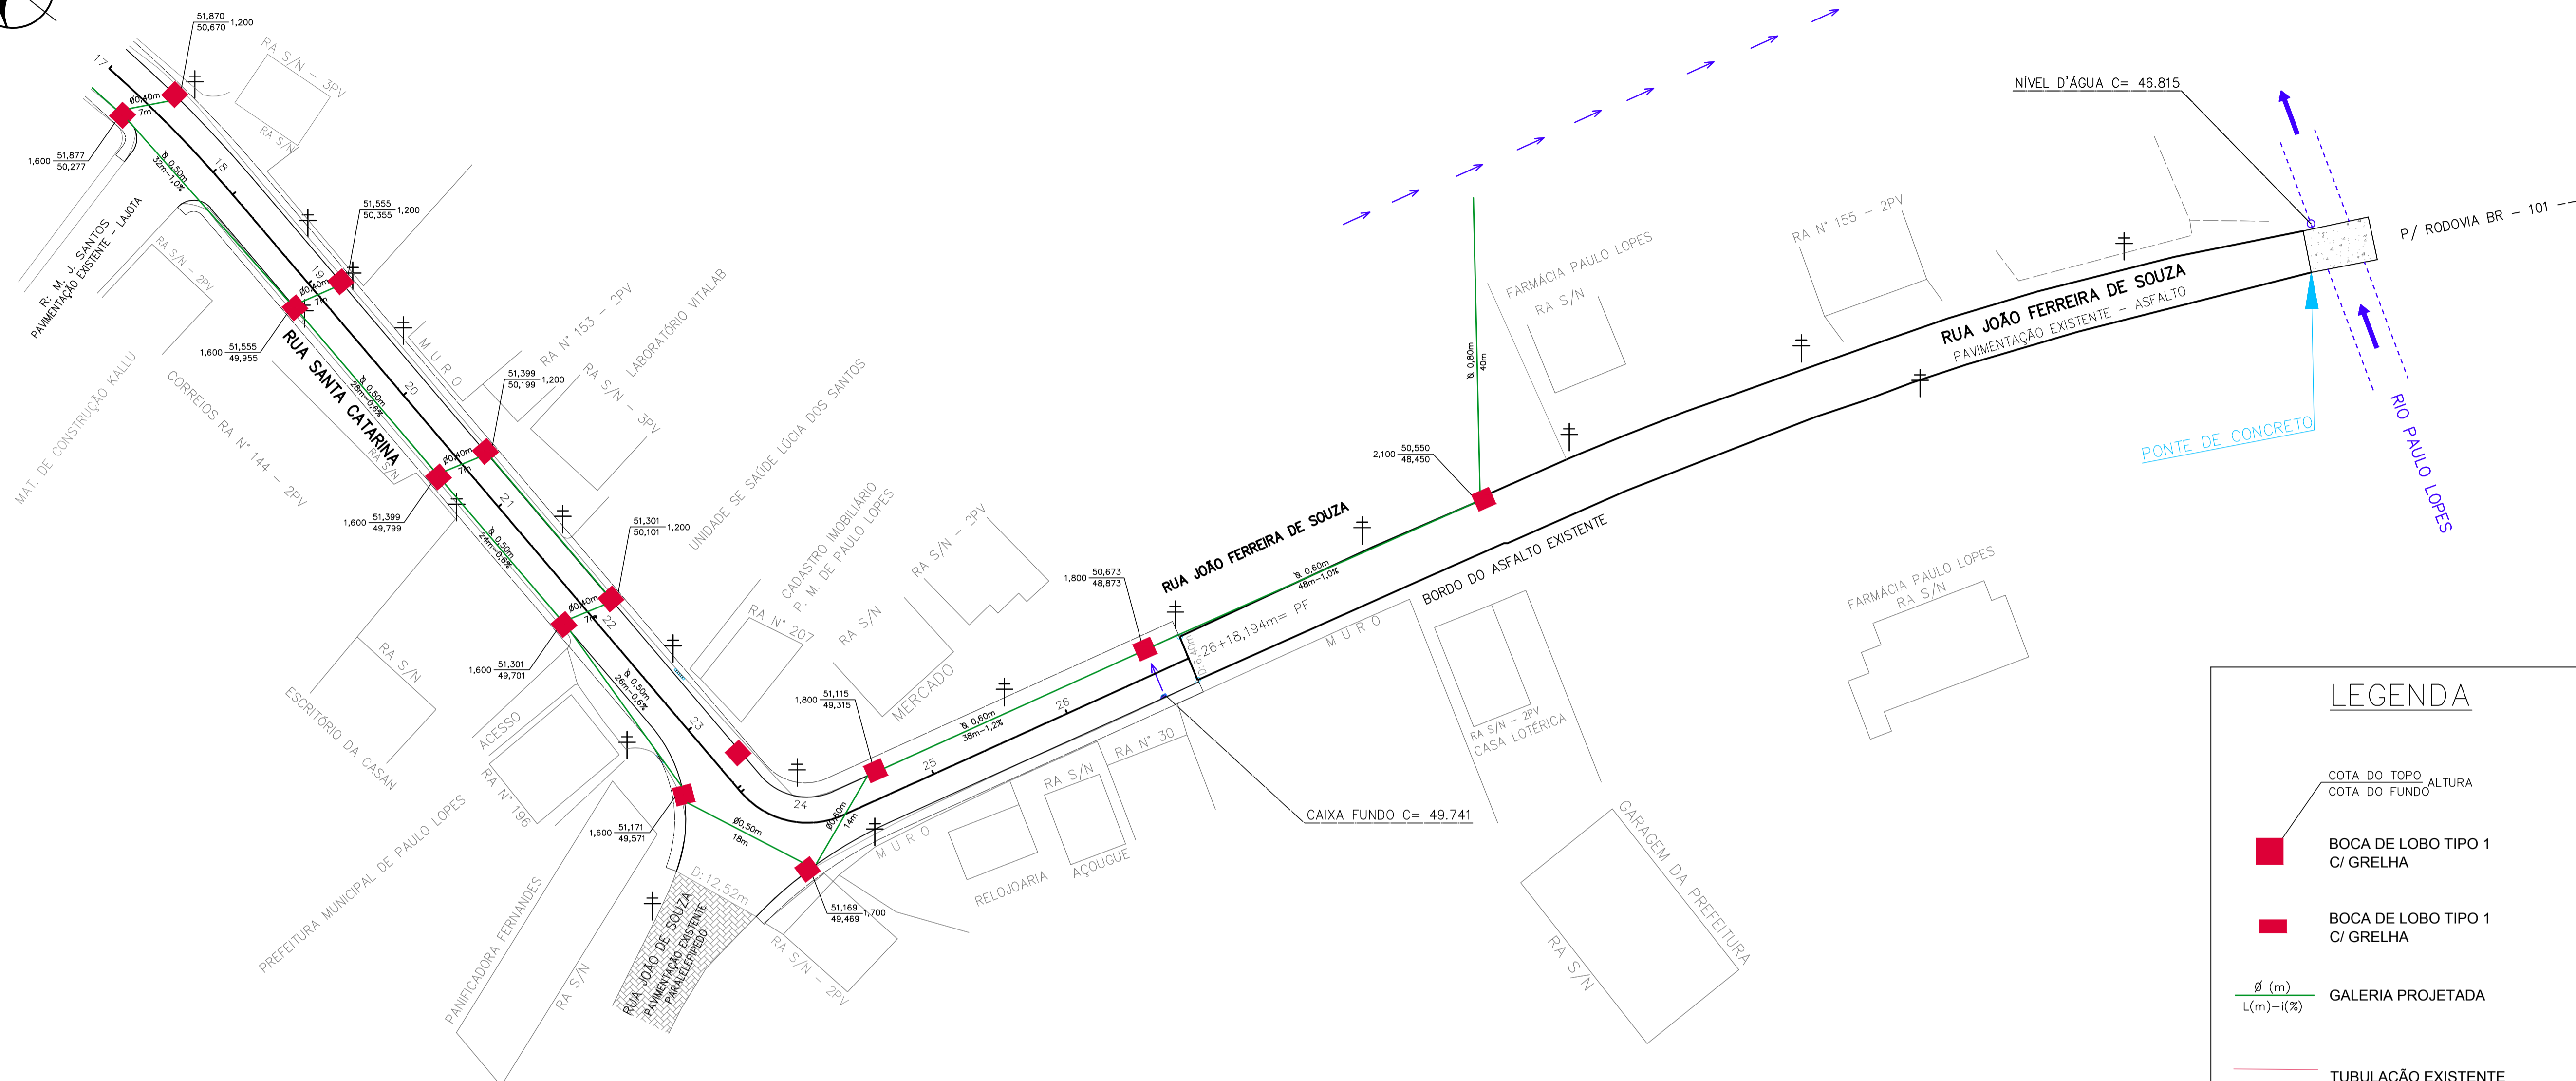


LEGENDA

- COTA DO TOPO ALTURA
COTA DO FUNDO
- BOCA DE LOBO TIPO 1
C/ GRELHA
- BOCA DE LOBO TIPO 1
C/ GRELHA
- ϕ (m)
L(m)-i(%) GALERIA PROJETADA
- TUBULAÇÃO EXISTENTE
- FLUXO DE DRENAGEM EXISTENTE
VALA / RIO EXISTENTE
- POSTE EXISTENTE
- CADASTRO - CONSTRUÇÕES
EXISTENTES

DETALHAMENTOS


S/ Escala

CAIXA COLETORA – TIPO 1

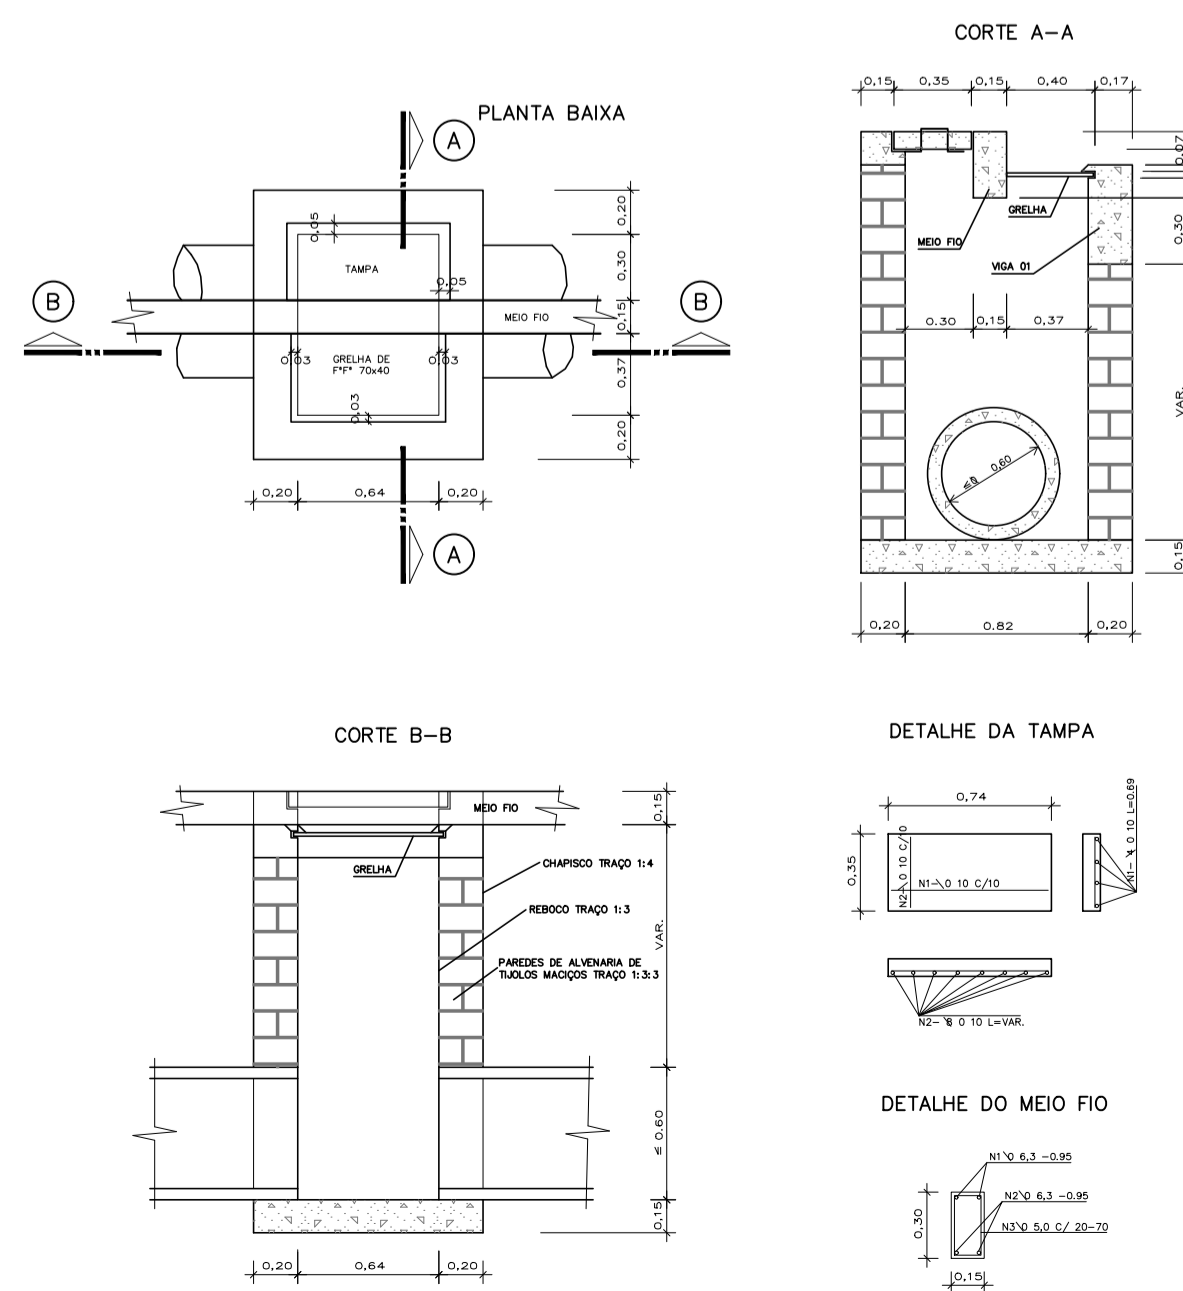


CAIXA COLETORA – TIPO 2

SEÇÃO TRANSVERSAL

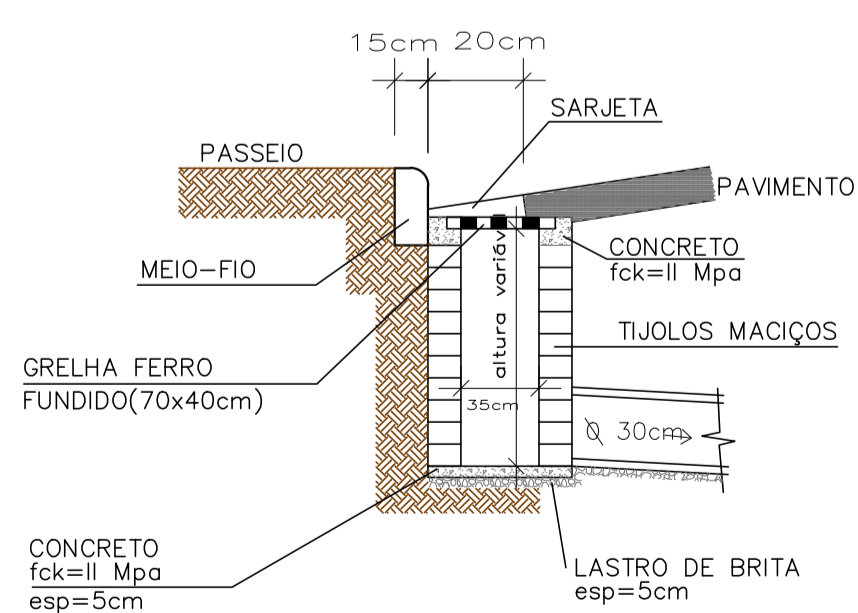

PLANTA BAIXA

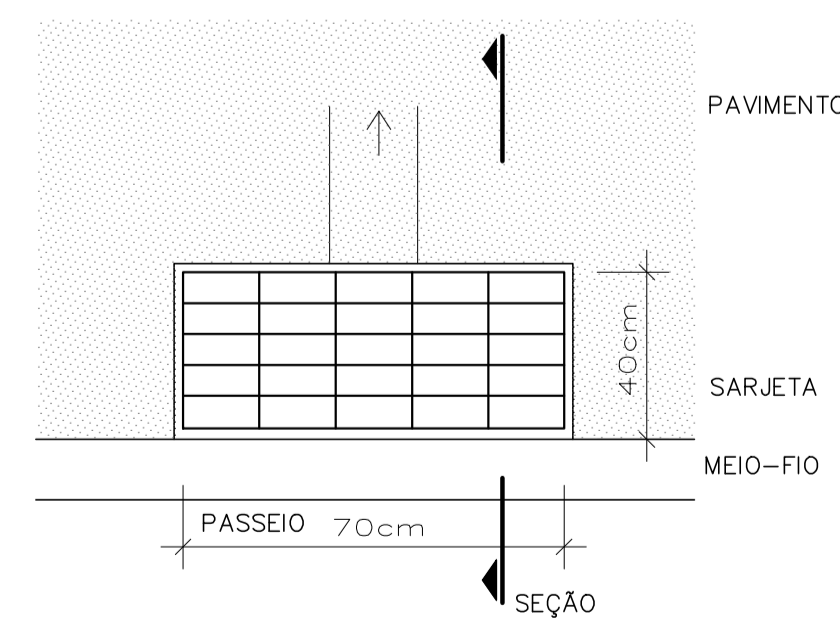

CONSUMO DE MATERIAIS

ITEM	DESCRIÇÃO	UN	QUANTIDADE
01	CONCRETO fck=11Mpa	m3	0,038
02	ALVENARIA DE TIJOLOS MACIÇOS P/H=1,00	m2	2,55
03	GRELHA DE FERRO FUNDIDO	UN	1


PROJETO DE DRENAGEM

MUNICÍPIO PAULO LOPES – SC

OBRA RUA FLORIANÓPOLIS / SANTA CATARINA CONTEÚDO PROJETO DE DRENAGEM PLUVIAL URBANA

PROJETO Engª Cristiane Freitas EXECUÇÃO CREA/SC 109.760-3

DESENHO Granfpolis ESCALA Indicadas DATA SET/2017 ÁREA PRANCHA 2/3

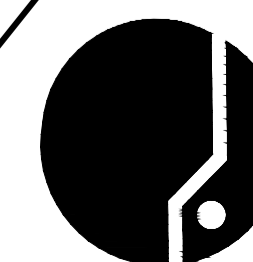

ASSOCIAÇÃO DOS MUNICÍPIOS DA REGIÃO DA GRANDE FLORIANÓPOLIS "GRANFPOLIS" ASSESSORIA DE ENGENHARIA E ARQUITETURA