


PLANTA BAIXA
Escala 1 : 100

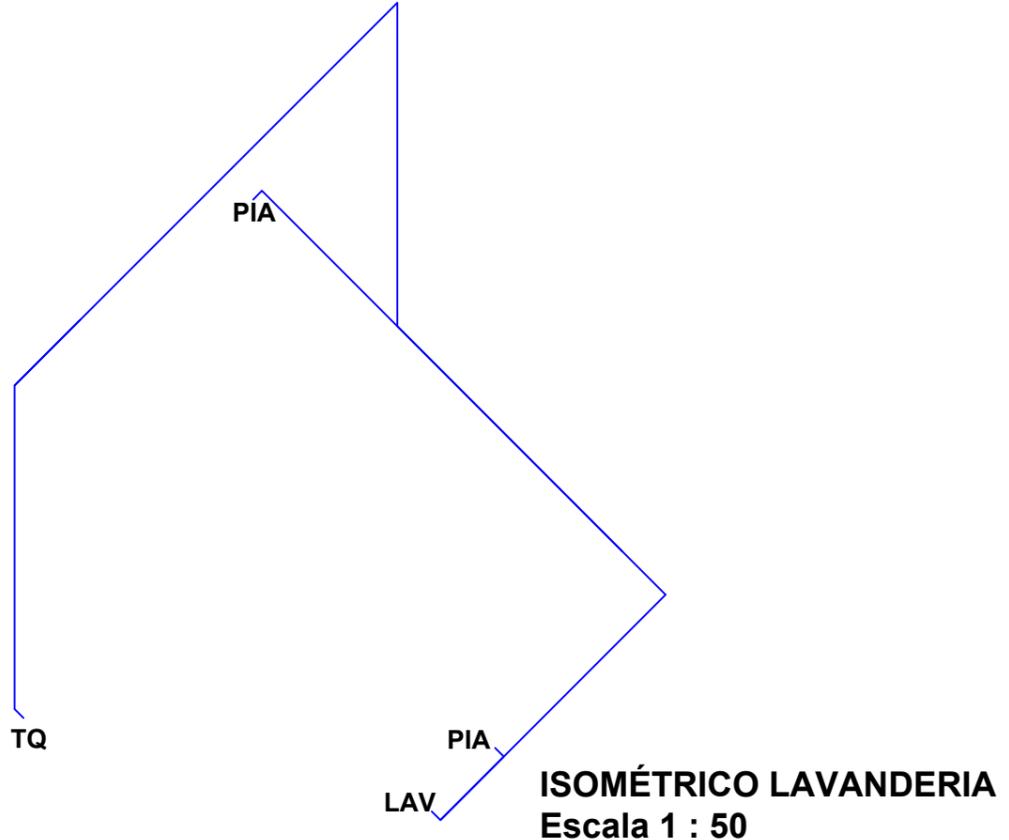

PREFEITURA MUNICIPAL DE PAULO LOPES
Secretaria Municipal de Educação - SME

Reforma e ampliação CEI
Leonardo Borges - Bairro Penha
Projeto Hidráulico

Escala: Indicada
Data: Nov / 2020

Planta baixa e detalhes
Folha: 01 / 02

RESP. TÉCNICA:
AMANDA ALEXANDRE SVALDI
Engª Civil - CREA/SC 124.549 - 1

PROPRIETÁRIA:
VANESSA PEREIRA
Secretária Municipal de Educação